


RZUT PARTERU 1:100

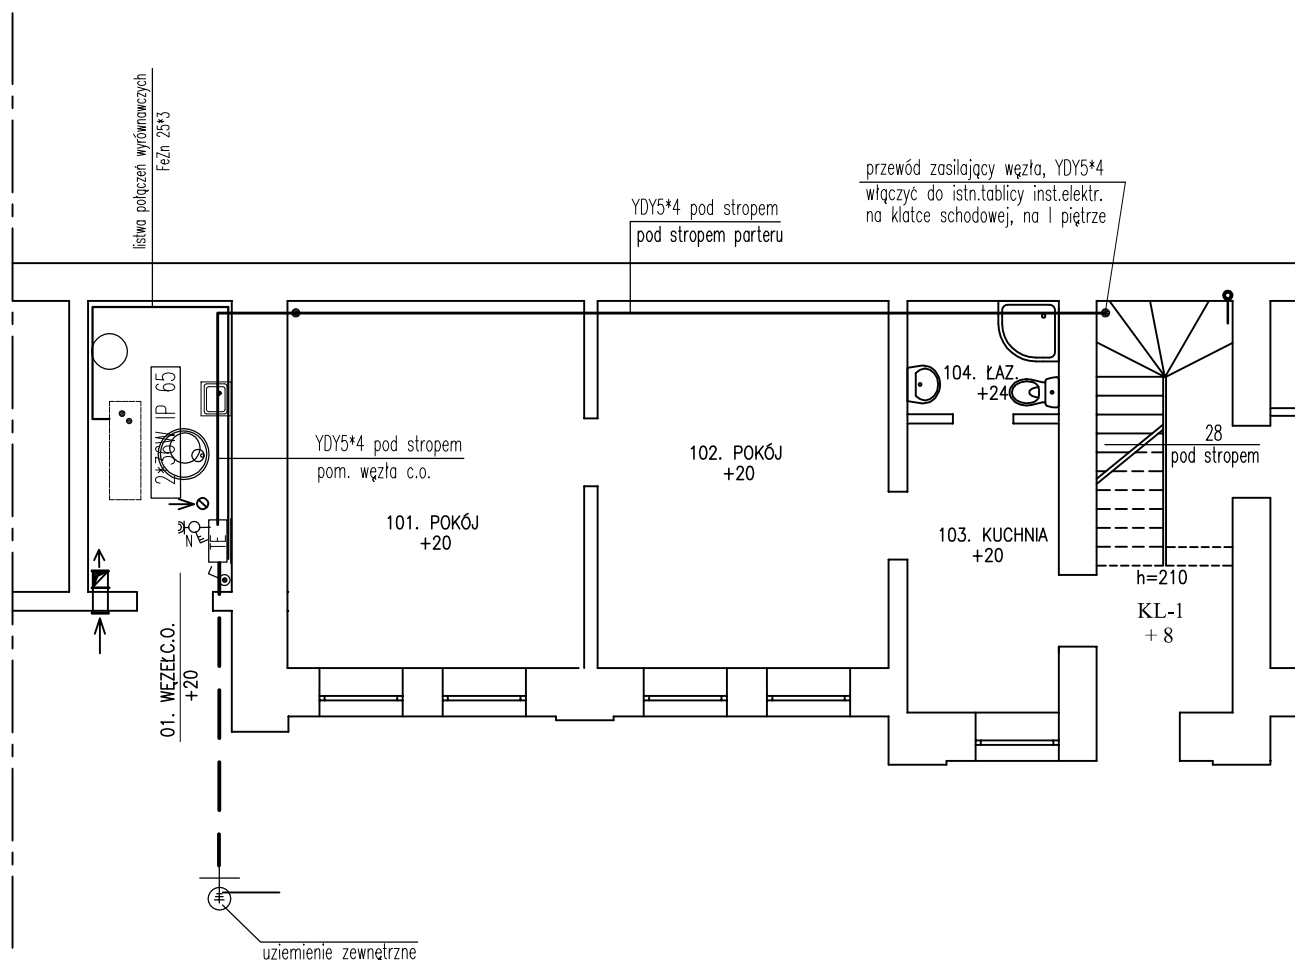

Obiekt: Budynek mieszkalny, wielorodzinny	Skala: 1:100
Adres: Ciechanów; ul.Grodzka 3a (dz.nr.491/2)	Data: 08.2020 r.
Projektant: Grzegorz Marciniak Upr. bud. nr Cie-139/87 spec.instal-inż. zakres-instal.sanit.	Podpis:
Nazwa rysunku: Instalacja elektryczna węzła c.o. – rzut piwnic	Rys. nr: 5.