




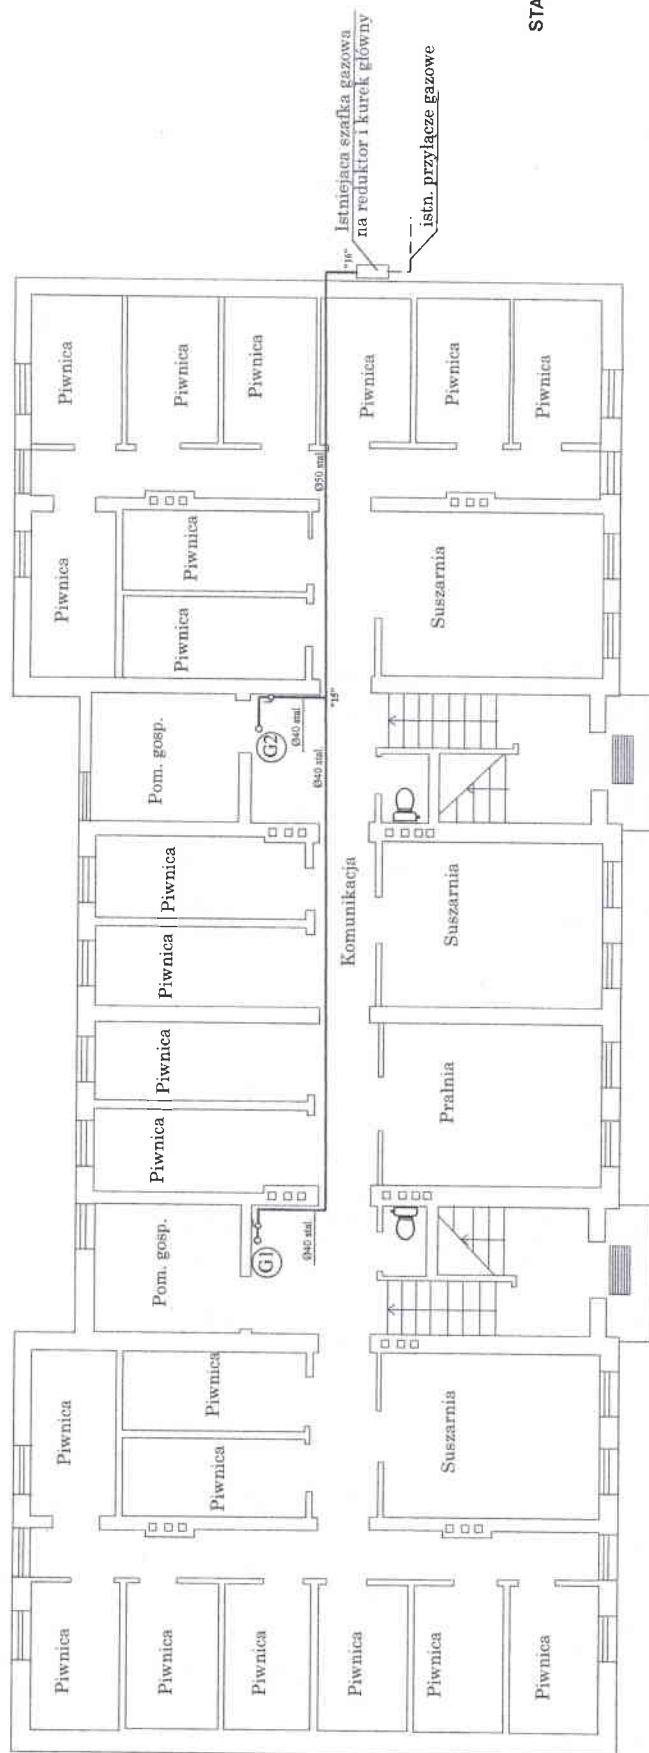

RZUT PIWNIC 1 : 100




STAROSTWO POWIATOWE
w Ciechanowie
ul. 17 Syczynia 7
06 - 400 Ciechanów


Biuro Projektów "MIPRO - 2"	
06 - 400 Ciechanów ul. batalionów Chłopskich 17 A	
Obiekt : Budynek mieszkalny wielorodzinny	Skala : 1 : 100
Adres : Ciechanów ul. Nadfośna 10	Data : 17.09.2017
Projektant : Andrzej Kwiatkowski	Podpis :
Upr. bud. Czw. 6987	Wzrost : 1.80
Nazwa rysunku : Rzut piwnic	

RZUT PARTERU 1 : 100

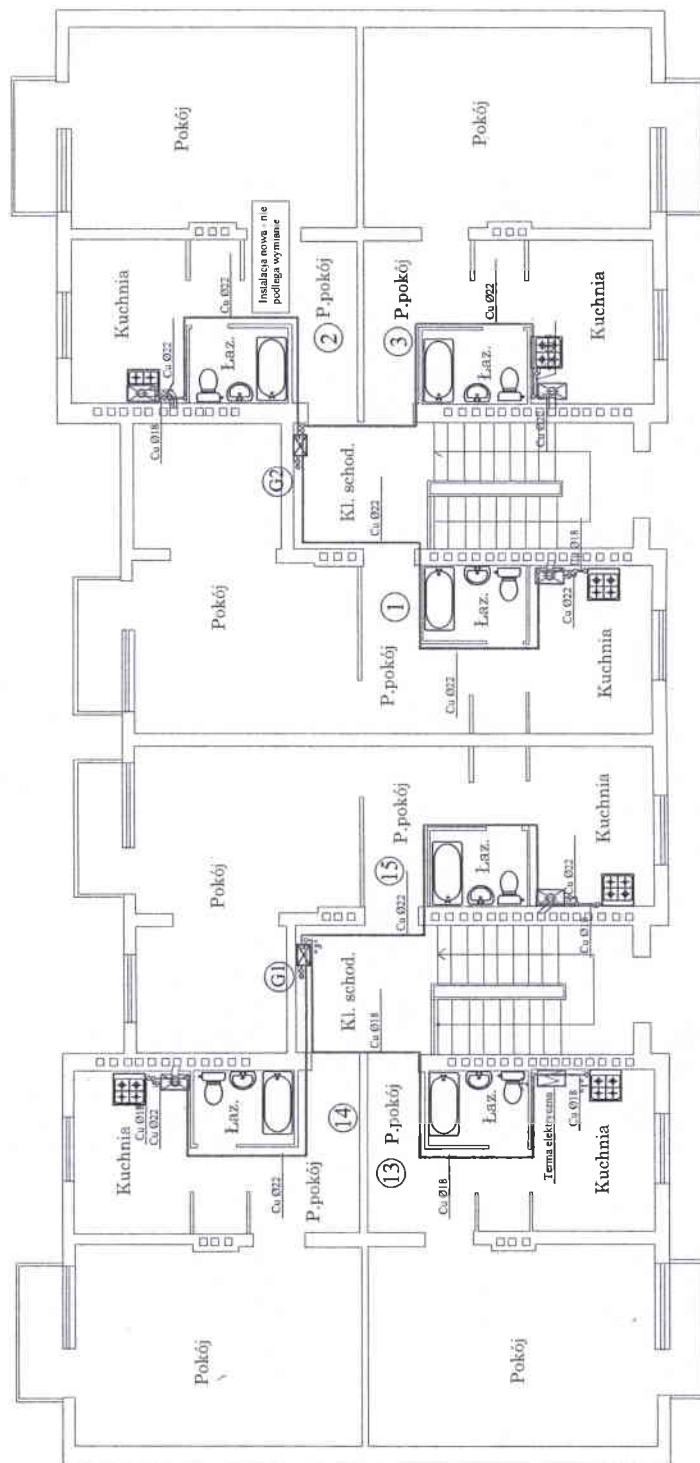


-  Gazomierz metrowy G4 - istniejący do przemieszczenia
-  Kuchnia gazowa 4 - palnikowa z piekarnikiem - istniejąca
-  Piecyk gazowy do ciepłej wody wielociepny - istniejący
-  Projektowane przewody gazowe z rur miedzianych




STAROSTWO POWIATOWE
w Ciechanowie
ul. 17 Sycznia 7
06 - 400 Ciechanów


Biuro Projektów "MIPRO - 2"	
06 - 400 Ciechanów ul. batalionów Chłopskich 17 A	
Obiekt : Budynek mieszkalny wielorodzinny	Skala : 1 : 100
Adres : Ciechanów ul. Nadfosna 10	Data : 07.2020
Projektant : Andrzej Kwiatkowski	Podpis : 
Upr. bud. Civ. - 60937	Rys. 3
Nazwa rysunku : Rzut parteru	

RZUT I PIĘTRA 1 : 100



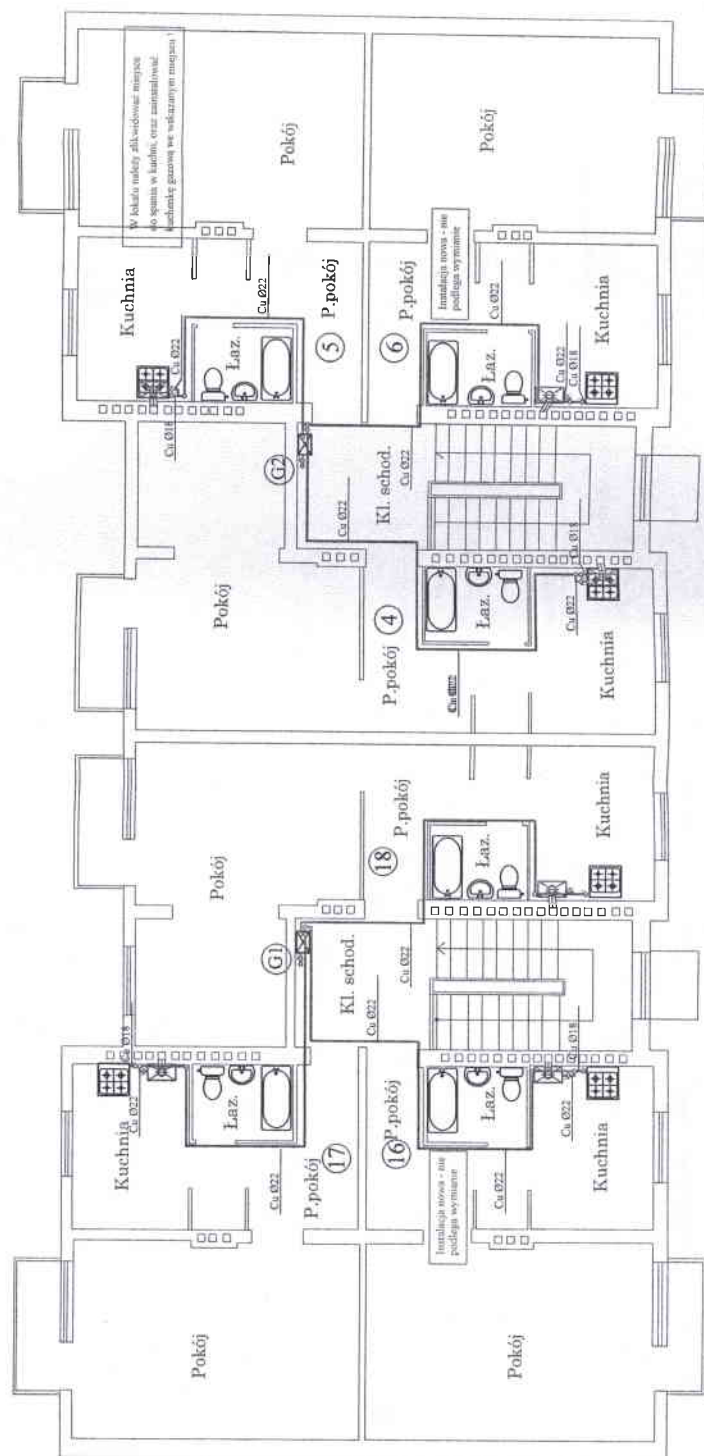

- | | |
|---|--|
| <input checked="" type="checkbox"/> | Gazomierz mechaniczny G4 - istniejący do przeniesienia |
|  | Kuchnia gazowa 4 - palnikowa z piekarnikiem - istniejąca |
|  | Piecyk gazowy do ciepłej wody wielozapalny - istniejący |
|  | Projektowane przewody gazowe z rur międzypięt |




STAROSTWO POWIATOWE
w Ciechanowie
ul. 17 Stycznia 7
06 - 400 Ciechanów


<p>Biurowy Projekt "MIPRO - 2" 06-400 Ciechanów ul. Batalionów Chłopskich 17A</p>	
<p>Objekt: Budynek mieszkalny wielorodzinny</p>	<p>Skala: 1 : 100</p>
<p>Adres: Ciechanów ul. Nadflotna 10</p>	<p>Data: 07.2020</p>
<p>Projektant: Andrzej Kwiatkowski</p>	<p>Podpis: </p>
<p>Typ bud. Gm: 6987</p>	<p>Page: 4</p>
<p>Nazwa rysunku: Rzut I piętra</p>	

RZUT II PIĘTRA 1 : 100

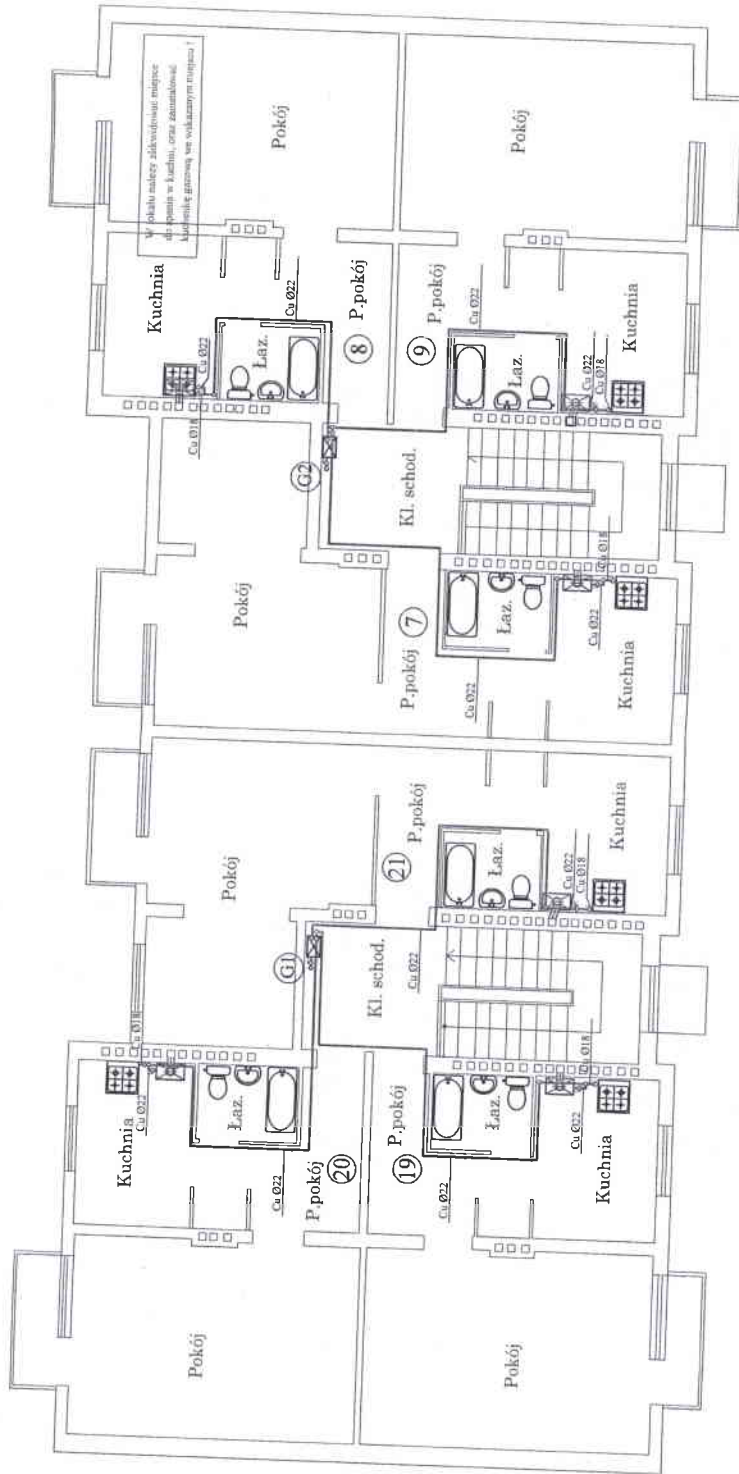


-  Gazomierz mechaniczny G4 - istniejący do przeniesienia
-  Kuchnia gazowa 4 - palnikowa z piekarnikiem - istniejąca
-  Piecyk gazowy do ciepłej wody wielociepny - istniejący
-  Projektowane przewody gazowe z rur miedzianych




STAROSTWO POWIATOWE
w Ciechanowie
ul. 17 Sycznia 7
06 - 400 Ciechanów

<p>Biurowie Projektów "MIPRO - 2"</p>		<p>06 - 400 Ciechanów ul. batalionów Chłopskich 17 A</p>	
<p>Obiekt : Budynek mieszkalny wielorodzinny</p>		Skala:	1 : 100
<p>Adres : Ciechanów ul.Nadbojna 10</p>		Data:	07.2020
<p>Projektant : Andrzej Kwiatkowski</p>		Podpis:	
<p>Utw. bud. Cis. - 60/01</p>		Prac. bud. Cis. - 60/01	5
<p>Nazwa rysunku : Rzut II piętra</p>			

RZUT III PIĘTRA 1 : 100

- ☒ Gazomierz miechowy G4 - istniejący do przeniesienia
-  Kuchnia gazowa 4 - palnikowa z piekarnikiem - istniejąca
-  Piecyk gazowy do ciepłej wody wielociepłalny - istniejący
-  Projektowane przewody gazowe z rur miedzianych

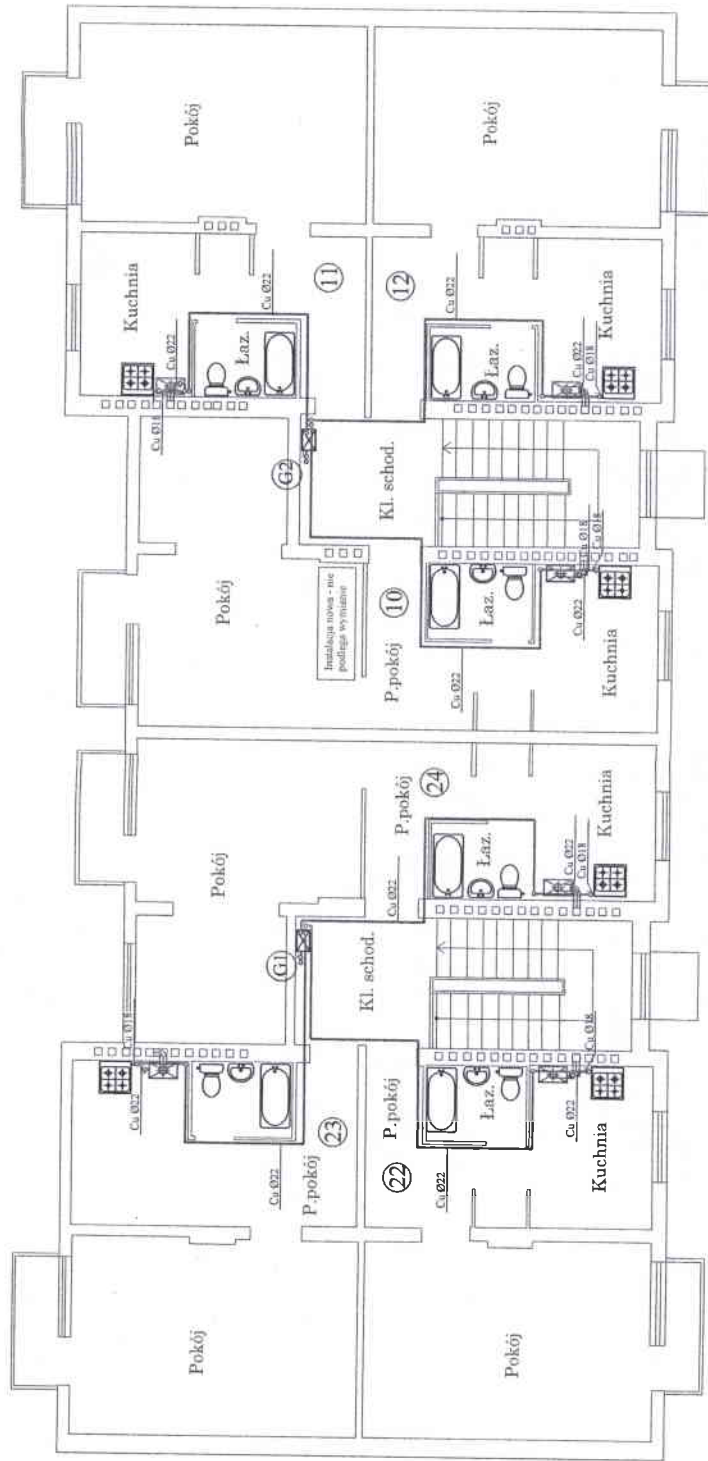

STAROSTWO POWIATOWE
w Ciechanowie
ul. 17 Stycznia 7
06 - 400 Ciechanów

Biuro Projektów " MIPRO - 2 "	
06 -400 Ciechanów ul. batalionów Chłopskich 17 A	
Obiekt : Budynek mieszkalny wielorodzinny	Skala 1 : 100
Adres : Ciechanów ul.Nadłosna 10	Data 07.2020
Projektant : Andrzej Kwiatkowski	Poprawa :
Upr. bud. Gł. 69987	
Nazwa rysunku : Rzut III piętra	Rysunek nr 6

The drawing is a technical architectural plan showing the electrical layout of a building. It includes a cross-section of the structure with various rooms and levels. The drawing is labeled 'G1' and 'G2'.

Legend:

- Cu Ø22
- Pgw
- Cu Ø18
- Kg

Rooms and Levels:

- 3 PIĘTRO
- 2 PIĘTRO
- 1 PIĘTRO
- PARTER

Dimensions and Notes:


- Ø 25 st.
- Ø 32 st.
- Ø 40 st.
- Ø 50 st.
- 18"
- 2,50

Scale: 1:50

Notes:

- Projekt elektryczny
- Reduktor
- Wzrost
- Wzrost
- Wzrost

STAROSTWO POWIATOWE
w Ciechanowie
ul. 17 Stycznia 7
06 - 400 Ciechanów

Biuro Projektów "MIPRO - 2" 06-400 Ciechanów ul. betahonów Chłopskich 17 A	
Obiekt : Budynek mieszkalny wielorodzinny	Skala 1 : 100
Adres : Ciechanów ul.Nadfora 10 Projektant : Andrzej Kwiatkowski Ulga bud. Civ - 45097	Termin 07.2020 Podpis  Rysunek 8
Nazwa rysunku : Aksonometria instalacji gazowej	