
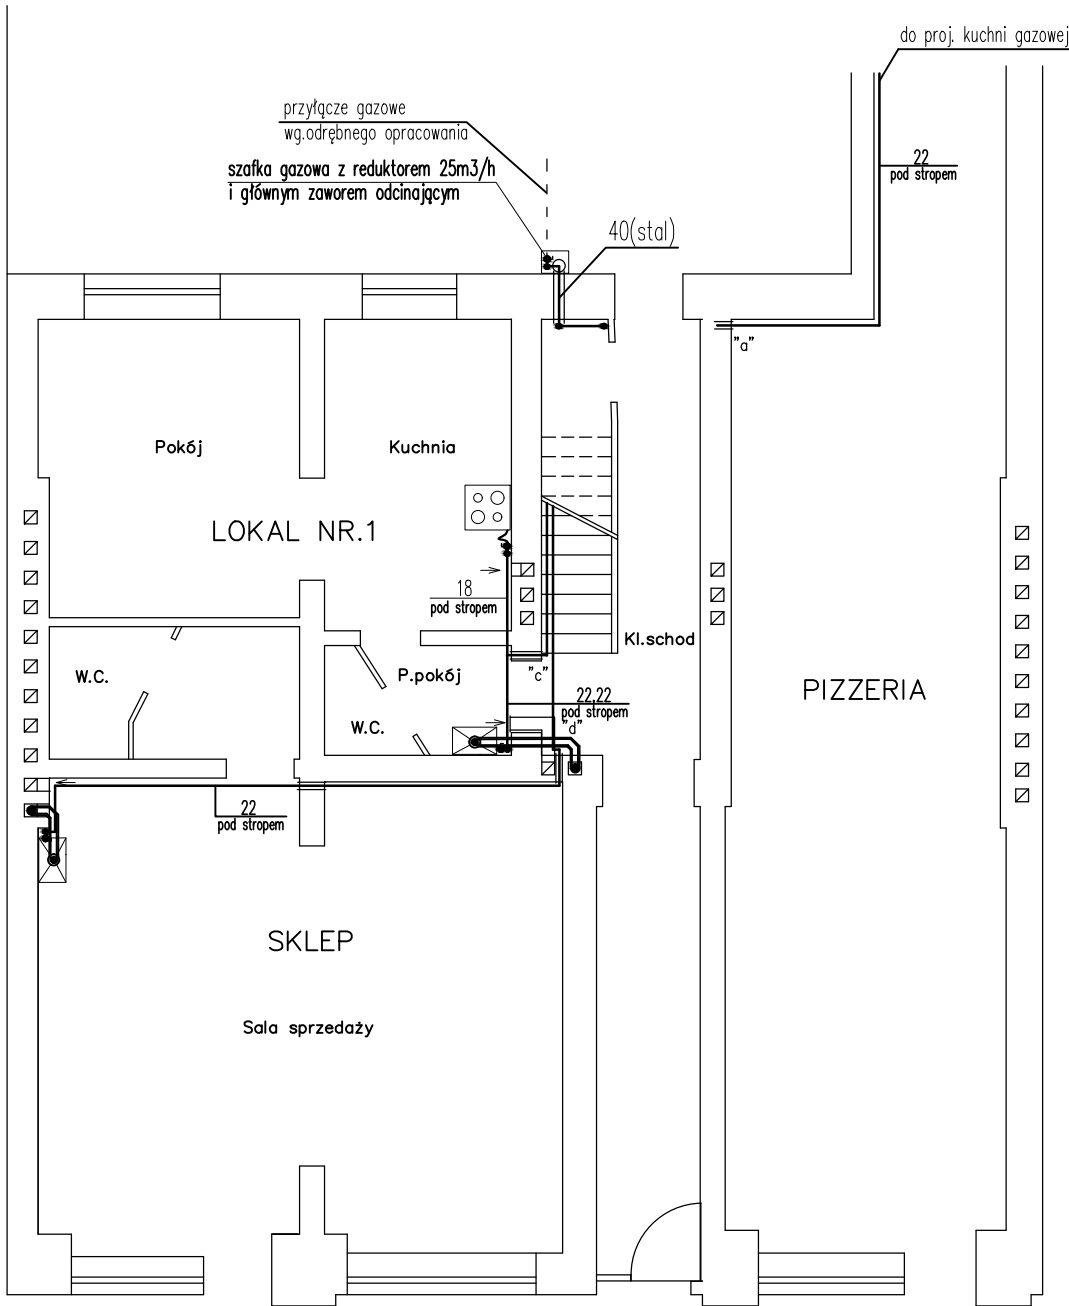


RZUT PARTERU 1:100

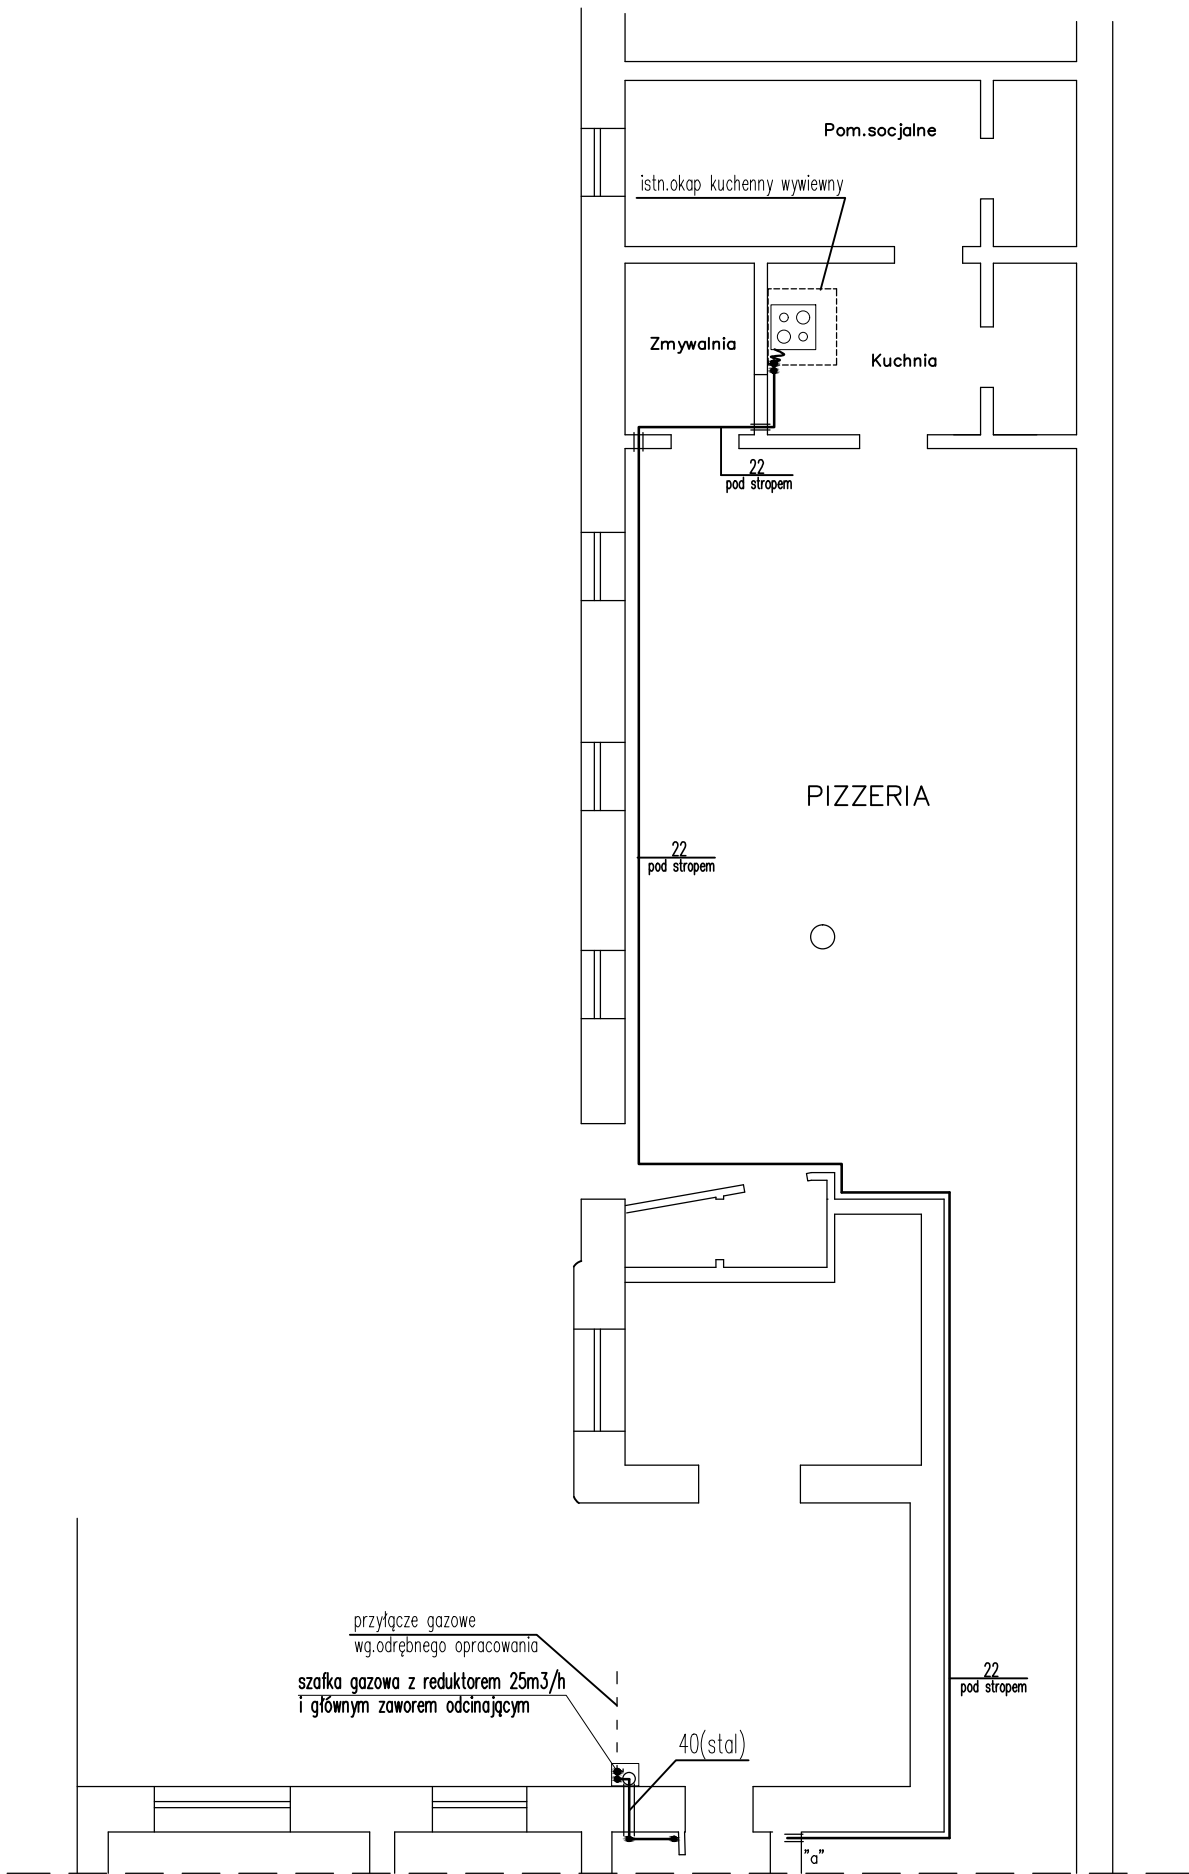

UWAGA:
– wewnętrzna instalacja gazowa z rur miedzianych łączonych na lut twardy lub zaprasowywanych

Obiekt: Budynek mieszkalny, wielorodzinny	Skala: 1 :100
Adres: Ciechanów; ul.Warszawska 10 (dz.nr.301/1 i 301/2)	Data: 09.2021 r.
Projektant: mgr.inż.Tomasz Pajewski Upr. bud. nr MAZ/0595/PBS/17 spec.inst.zakres-sieci,instal.i urzqdz...	Podpis:
Sprawdził: mgr.inż. Piotr Kujawa Upr. bud. nr MAZ/0077/PWOS/13, spec.inst.	Podpis:
Nazwa rysunku: Instalacja gazu-rzut parteru	Rys. nr: 1.